
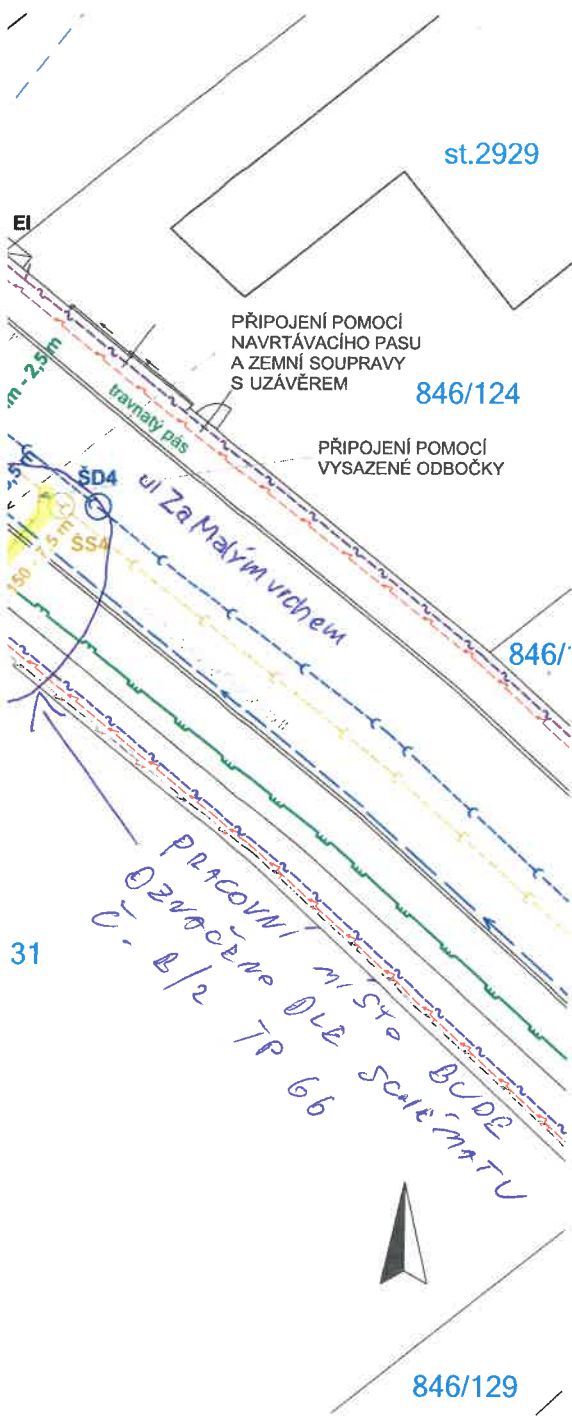


LEGENDA INŽ. SÍTÍ

-  SPLAŠKOVÁ KANALIZACE PVC DN 300
-  NOVÁ PŘÍPOJKA, DÉLKA 7,5 m
SPLAŠKOVÉ KANALIZACE PVC KG DN 150
-  DEŠŤOVÁ KANALIZACE PE 250
-  VODOVODNÍ ŘAD PE 110
-  NOVÁ VODOVODNÍ PŘÍPOJKA rPe 32x3,0 m, DÉLKA 5,5 m
-  PODZEMNÍ OPTICKÝ KABEL KONET
-  PODZEMNÍ VEDENÍ NN
-  PODZEMNÍ VEDENÍ VO
-  STŘEDOTLAKÝ PLYNOVOD STL PE 160
-  NOVÁ PLYNOVODNÍ PŘÍPOJKA Pe 100 RC1 32x3,0 m, DÉLKA 2,5 m
- HUP** HLAVNÍ UZÁVĚR PLYNU
- EI** PILÍŘ ELEKTRO PŘÍPOJKY
- ŠD4** REVIZNÍ ŠACHTA DEŠŤOVÉ KANALIZACE
- ŠS4** REVIZNÍ ŠACHTA SPLAŠKOVÉ KANALIZACE
-  LAMPA VEŘEJNÉHO OSVĚTLENÍ
- VŠ** VODOMĚRNÁ ŠACHTA DN 1000
- RŠD** REVIZNÍ PLASTOVÁ ŠACHTA PŘÍPOJKY DN 600



VYPRACOVAL Ing. Karel Hromada	KRESLIL Ing. Karel Hromada	ZODP. PROJEKTANT Ing. Karel Hromada	ING. KAREL HROMADA projektová a inženýrská činnost v oboru pozemní stavby	
Stav.Úř. Blatná	OBEC Blatná		Topičská 1283, tel. 773 682 149	Blatná 388 01 IČO 735 48 693
STAVEBNÍK Josef Mařík, B. Němcové 1068, Blatná 38801			FORMÁT A3	
NÁZEV AKCE PŘÍPOJKA VODOVODU, KANALIZACE a PLYNOVODU na poz.č. 846/131 a 846/9 v k.ú. Blatná			DATUM 01/2024	
OBSAH VÝKRESU SITUACE			ČÍSLO KOPIE MĚŘÍTKO 1 : 200	ČÍSLO VÝKRESU 1